




CORTE - Vista do palco

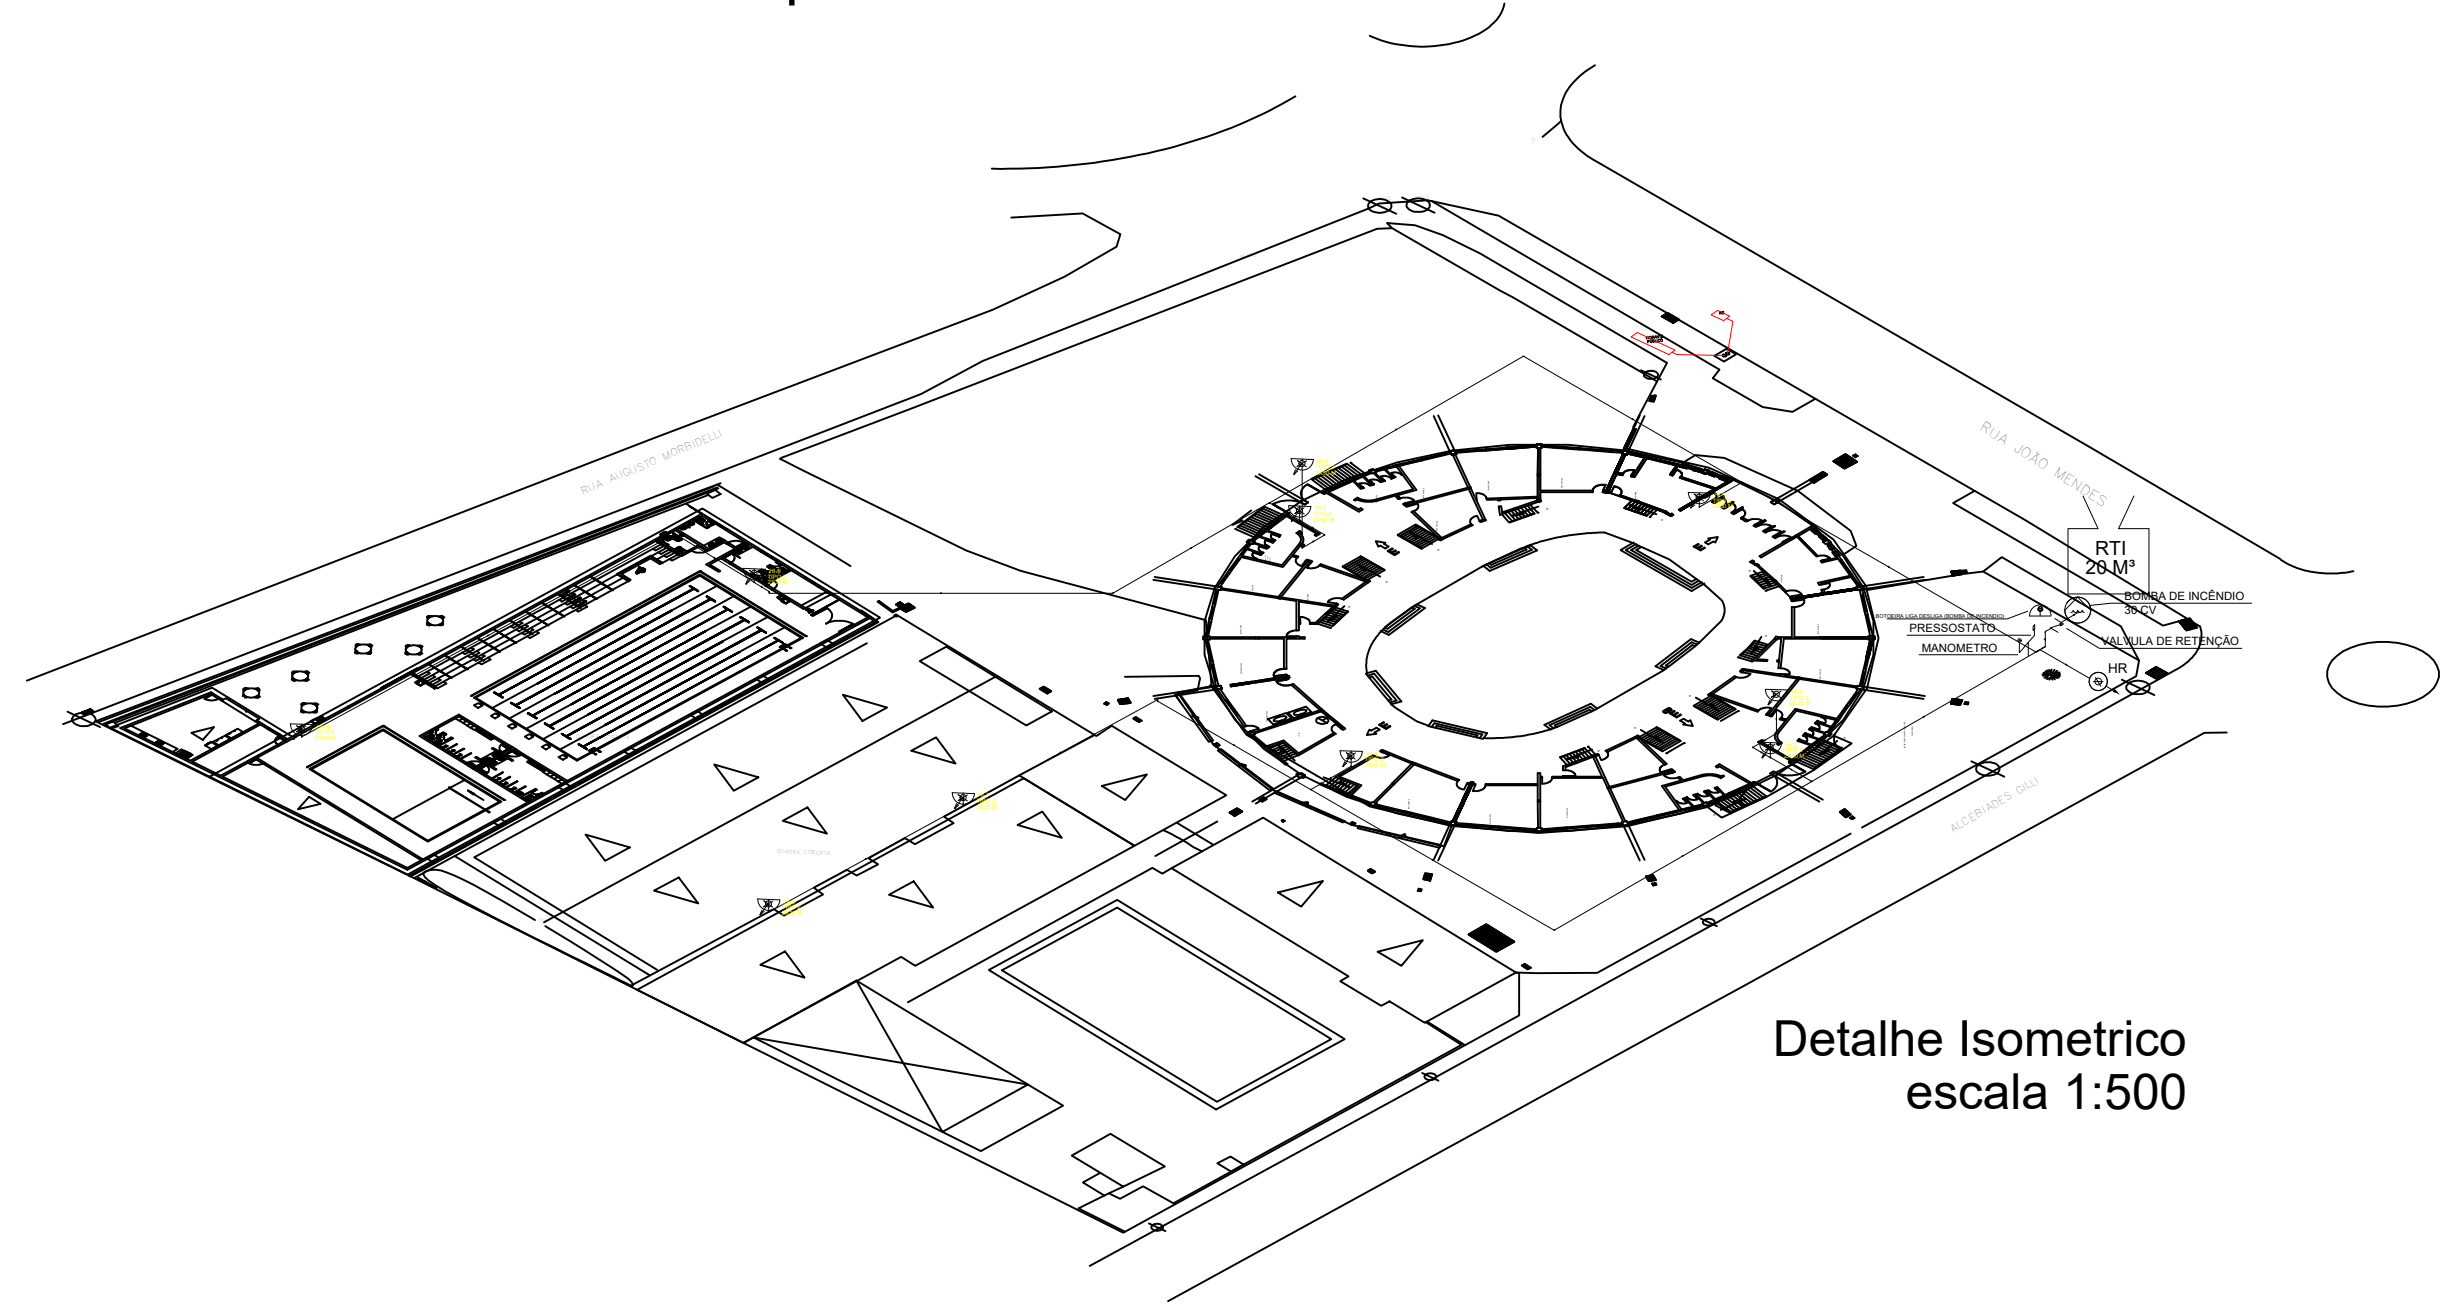

Detalhe Isométrico  
escala 1:500

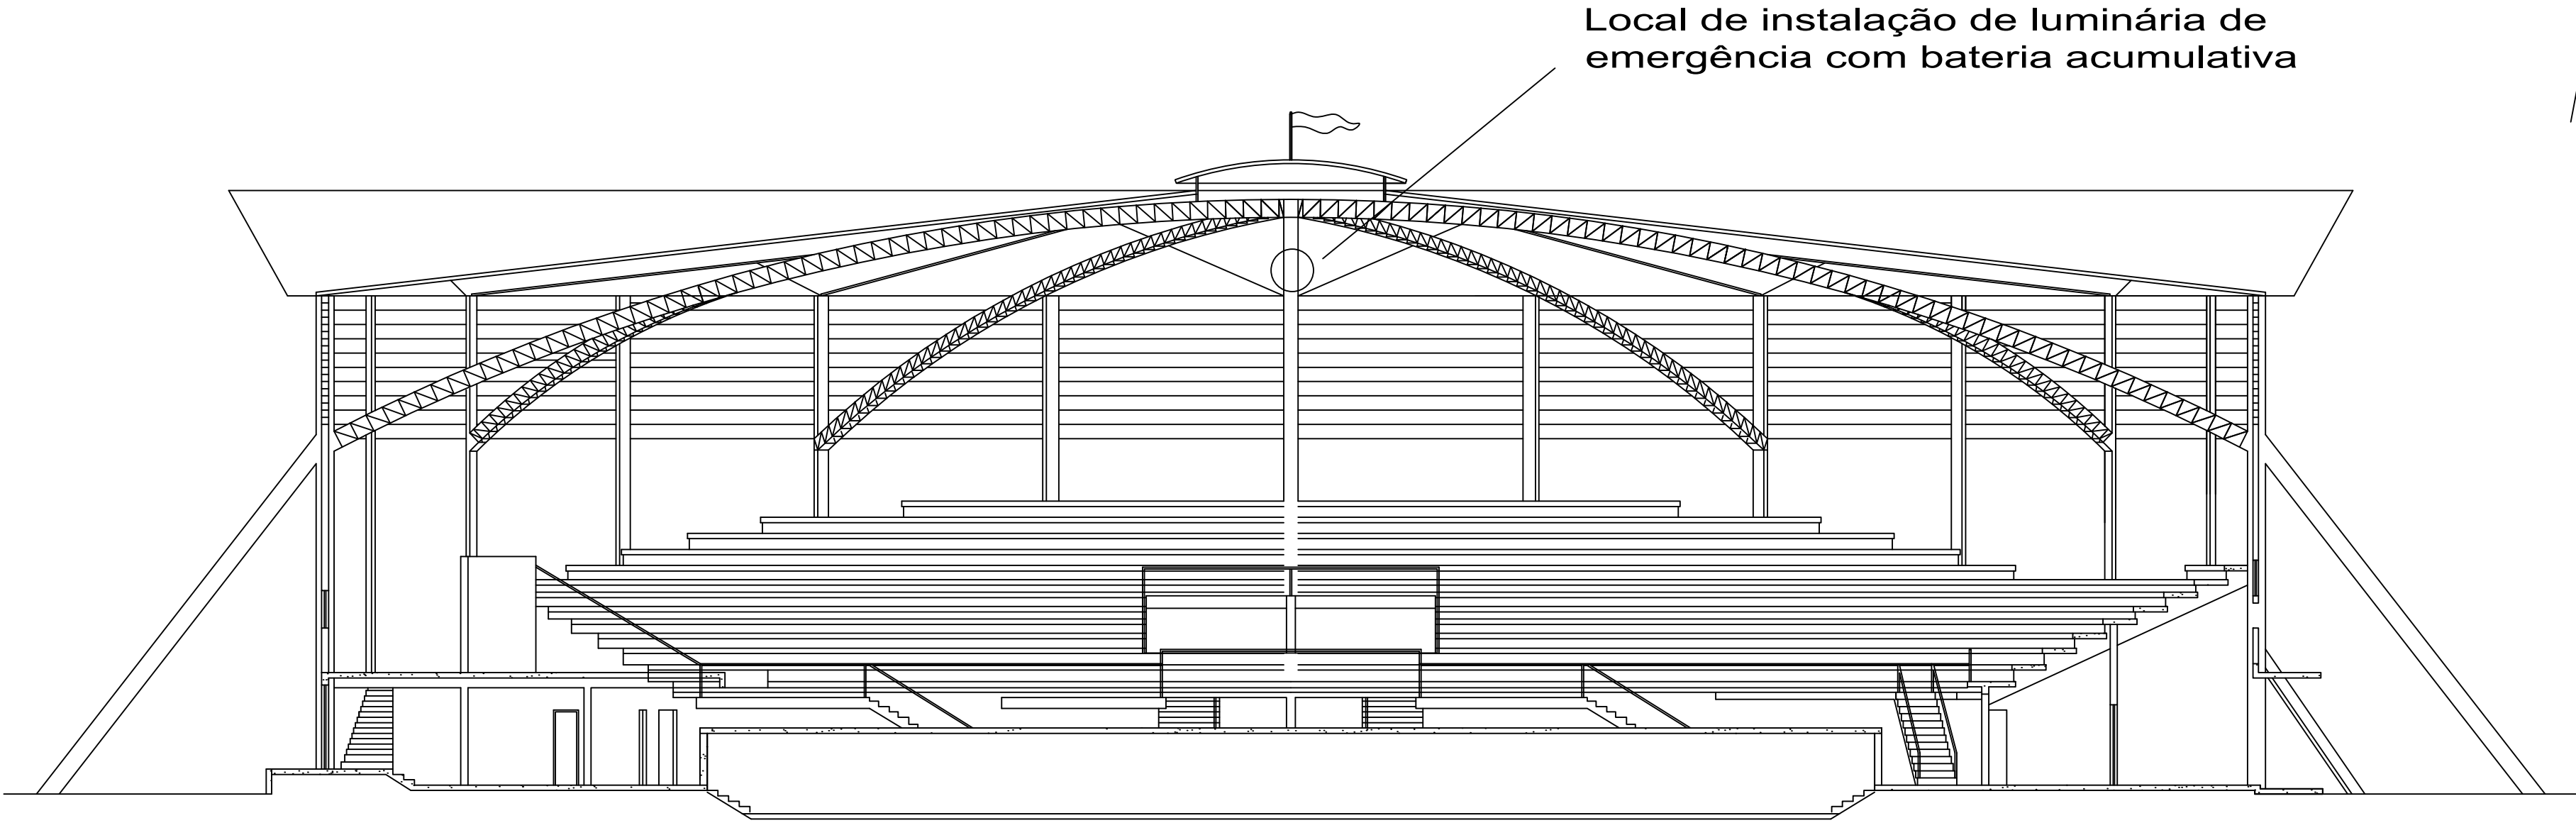

CORTE - Vista saídas de emergência

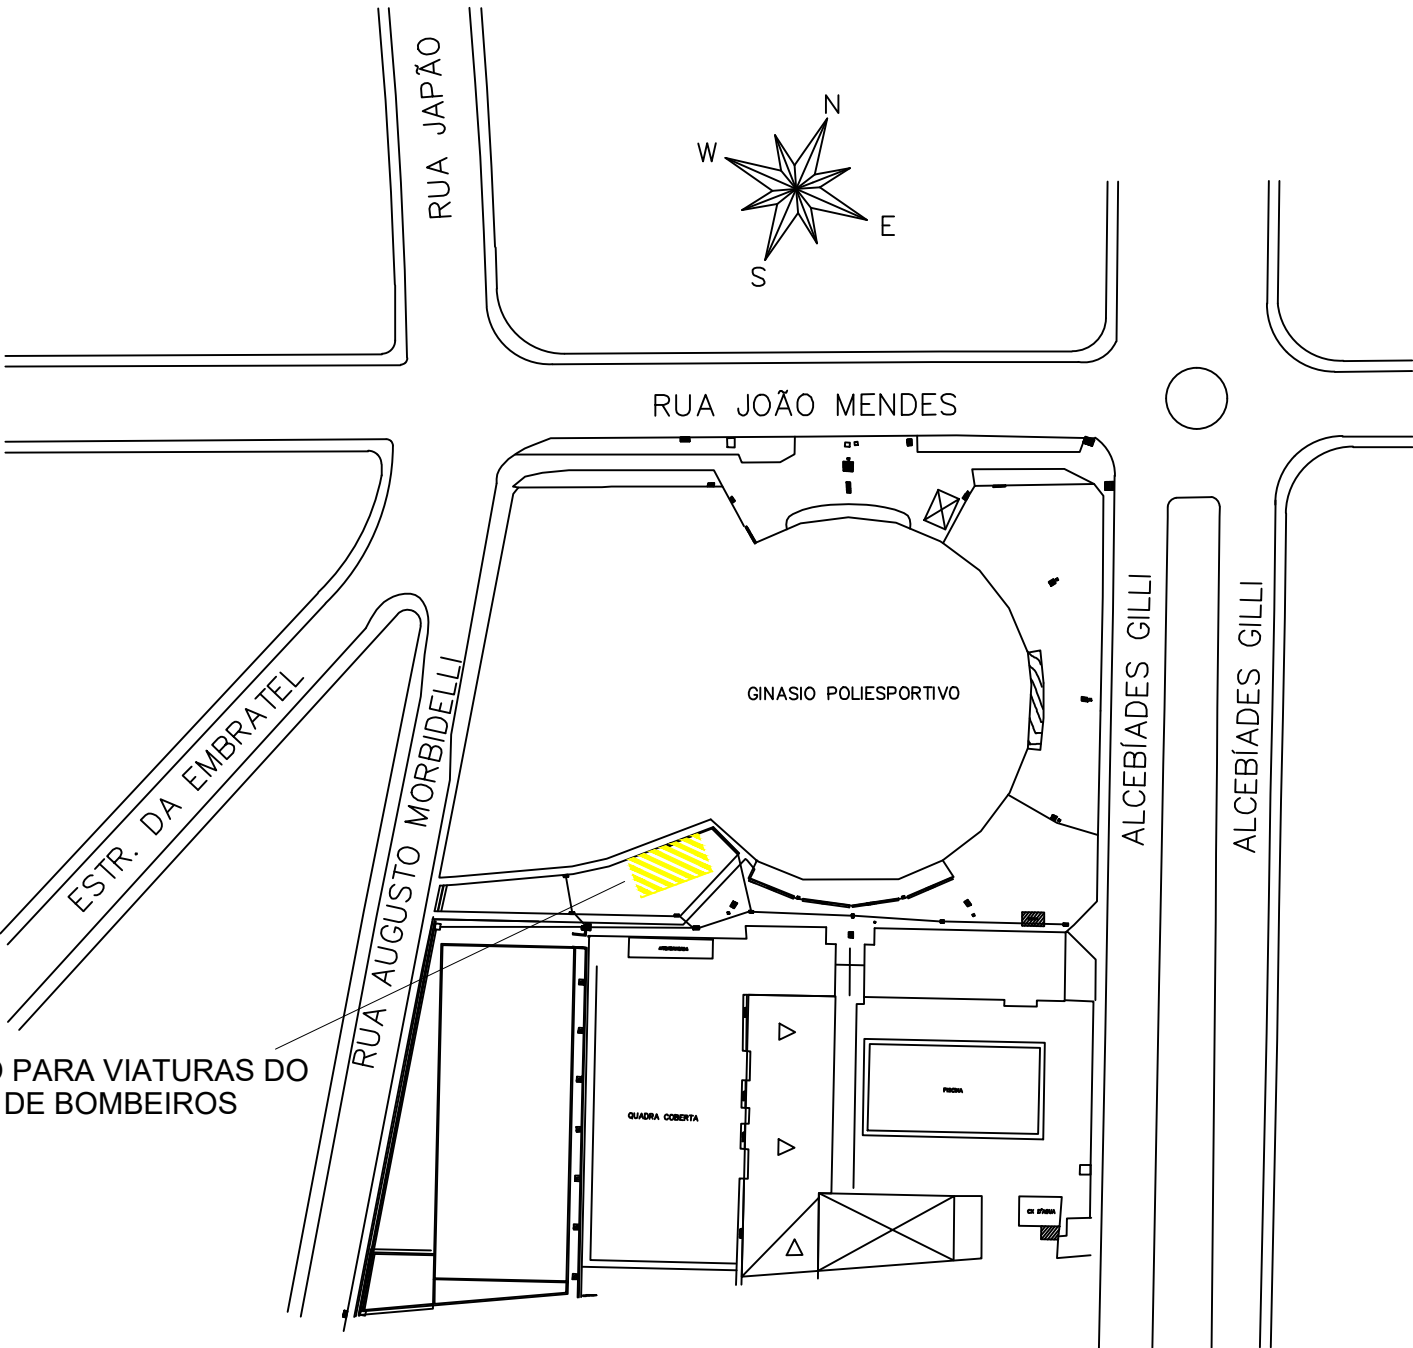

SITUAÇÃO  
escala 1:750

D.F.T. PROJETOS LTDA CNPJ: 29.646.103/0001-05 Av. João Beraldo, 864 -centro- CEP: 37.540-074			
PROJETO TECNICO DE PROTEÇÃO CONTRA INCÊNDIO E PÂNICO			06-09
ASSUNTO: CONSTRUÇÃO DE COMPLEXO AQUÁTICO E ESPORTIVO			
ENDEREÇO DA OBRA: PROPRIETARIO : PREFEITURA MUNICIPAL DE EXTREMA LOCAL: RUA JOÃO MENDES, Nº 1000 BAIRRO: CENTRO CIDADE: EXTREMA - MG			
DESCRIÇÃO DO PROJETO: PLANTA BAIXA, LEGENDA DE INCÊNDIO, CORTES, FACHADA E COBERTURA F3 - CENTROS ESPORTIVOS E DE EXIBIÇÃO - CARGA = 150MJ/m²			
TÍTULO INDICADA	DATA 01/06/2019	COTAS INDICADA	POSTO 5573028
LOCALIZAÇÃO DA OBRA		PROPRIETARIO: PREFEITURA MUNICIPAL DE EXTREMA TALON ALEXANDRE DE CAMARGO COORDENADOR DE GESTÃO	
LOCALIZAÇÃO DA OBRA		ENGENHEIRO RESPONSÁVEL DO PROJETO OBRAS DE 1500	
OBSERVAÇÃO:		ESTE PROJETO SOMENTE PODERÁ TER CARÁTER EXECUTIVO COM AS ASSINATURAS DOS RESPECTIVOS RESPONSÁVEIS TECNICOS E DO CONTRATANTE TODOS OS DIREITOS DE REPRODUÇÃO, DIVULGAÇÃO ESTÃO RESERVADOS A D.F.T. PROJETOS, SENDO QUE A CÓPIA NÃO AUTORIZADA ACARRETA COM A VIOLAÇÃO DOS DIREITOS AUTORAIS E DAS NORMAS BRASILEIRAS DE VIGOR.	