


PLANTA BAIXA - COBERTURA - UBS
ESCALA 1:50

Legenda das indicações	
BE	Bebedouro
CH	Chuveiro
LV	Lavatório
PIA	Pia de cozinha
RP	Registro de Pressão
RG	Registro de gaveta c/canopla cromada
RG	Registro bruto gaveta
TLR	Tanque de lavar
TL	Torneira de lavagem
VS	Vaso sanitário com caixa acoplada

Legenda	
	Hidrômetro
	Registro de Pressão
	Registro de gaveta c/canopla cromada
	Registro de gaveta bruto
	Ramais de distribuição
	Ramais de Alimentação
	Tubo de limpeza e extravasão (ladrão)
	Indicação e número da Coluna de água fria
	Diâmetro da coluna
	Indicação e número da Coluna de Alimentação
	Diâmetro da coluna

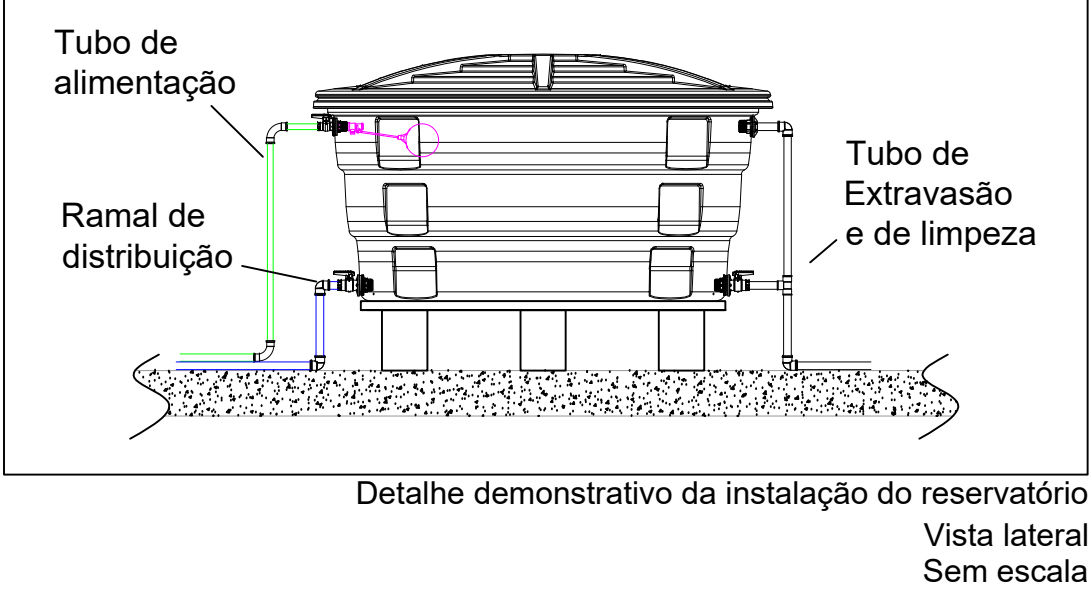

PROJETO ÁGUA FRIA

LOCALIZAÇÃO:
Bairro do Fisgão - Extrema/MG

PROPRIETÁRIO:
Município de Extrema

RESPONSÁVEL TÉCNICO:
Juciléia Leandro de Amorim

FOLHA:
A1 594 x 841mm

ESCALAS: INDICADAS

DESCRIÇÃO:

Projeto de água fria para construção de Unidade Básica de Saúde para o Bairro do Fisgão.

Município de Extrema
CNPJ: 18.677.591/0001-00

Juciléia Leandro de Amorim
CREA - MG-287900/LP
ENG. CIVIL

FOLHA
3/5